


- LEGENDE**
- Geplante Trasse DN500
 - Geplanter Betriebspunkt (Schacht, Hydrant)
 - Bestandsleitung DN300
 - Leitungen anderer Versorgungsunternehmen
 - Arbeitsbereich - bauzeitige Inanspruchnahme
 - Schutzstreifen - Eintragung Leitungsrecht im Grundbuch
 - Limes-Schutzzone

GENEHMIGUNGSPLANUNG

<p>Bauherr:</p> <p>Energie. Wasser. Services. Oberhessische Versorgungsbetriebe AG Hanauer Straße 9-13 61169 Friedberg (Hessen)</p>	<p>Planung:</p> <p>Energie. Wasser. Services. Oberhessische Versorgungsbetriebe AG Abteilung WP OVAG-Straße 21 35410 Hungen-Inheiden</p>	<p>Planung:</p> <p>Pfannmüller Bauingenieur GmbH Bergstraße 13 63755 Alzenau</p>
--	---	---

Neubau einer Trinkwasserleitung DN500 zwischen Hungen und Lich

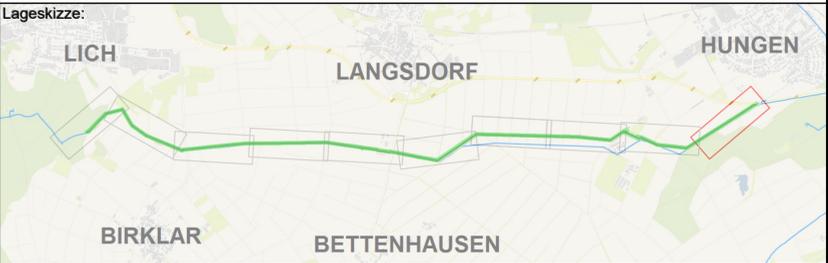

Planbezeichnung:

Lageplan

Stationierung: 0.000+00 - 0.647+64

Blatt Nummer: 1/10
Maßstab: 1:1000

Vermerke:			Änderungen:		
	Datum	Name/Stempel	Index	Änderung	Datum
Bearbeitet	01.08.22	Moll / Pfannmüller			
Geprüft	01.08.22	Wenzel			
Freigegeben	01.08.22	Wenzel			