


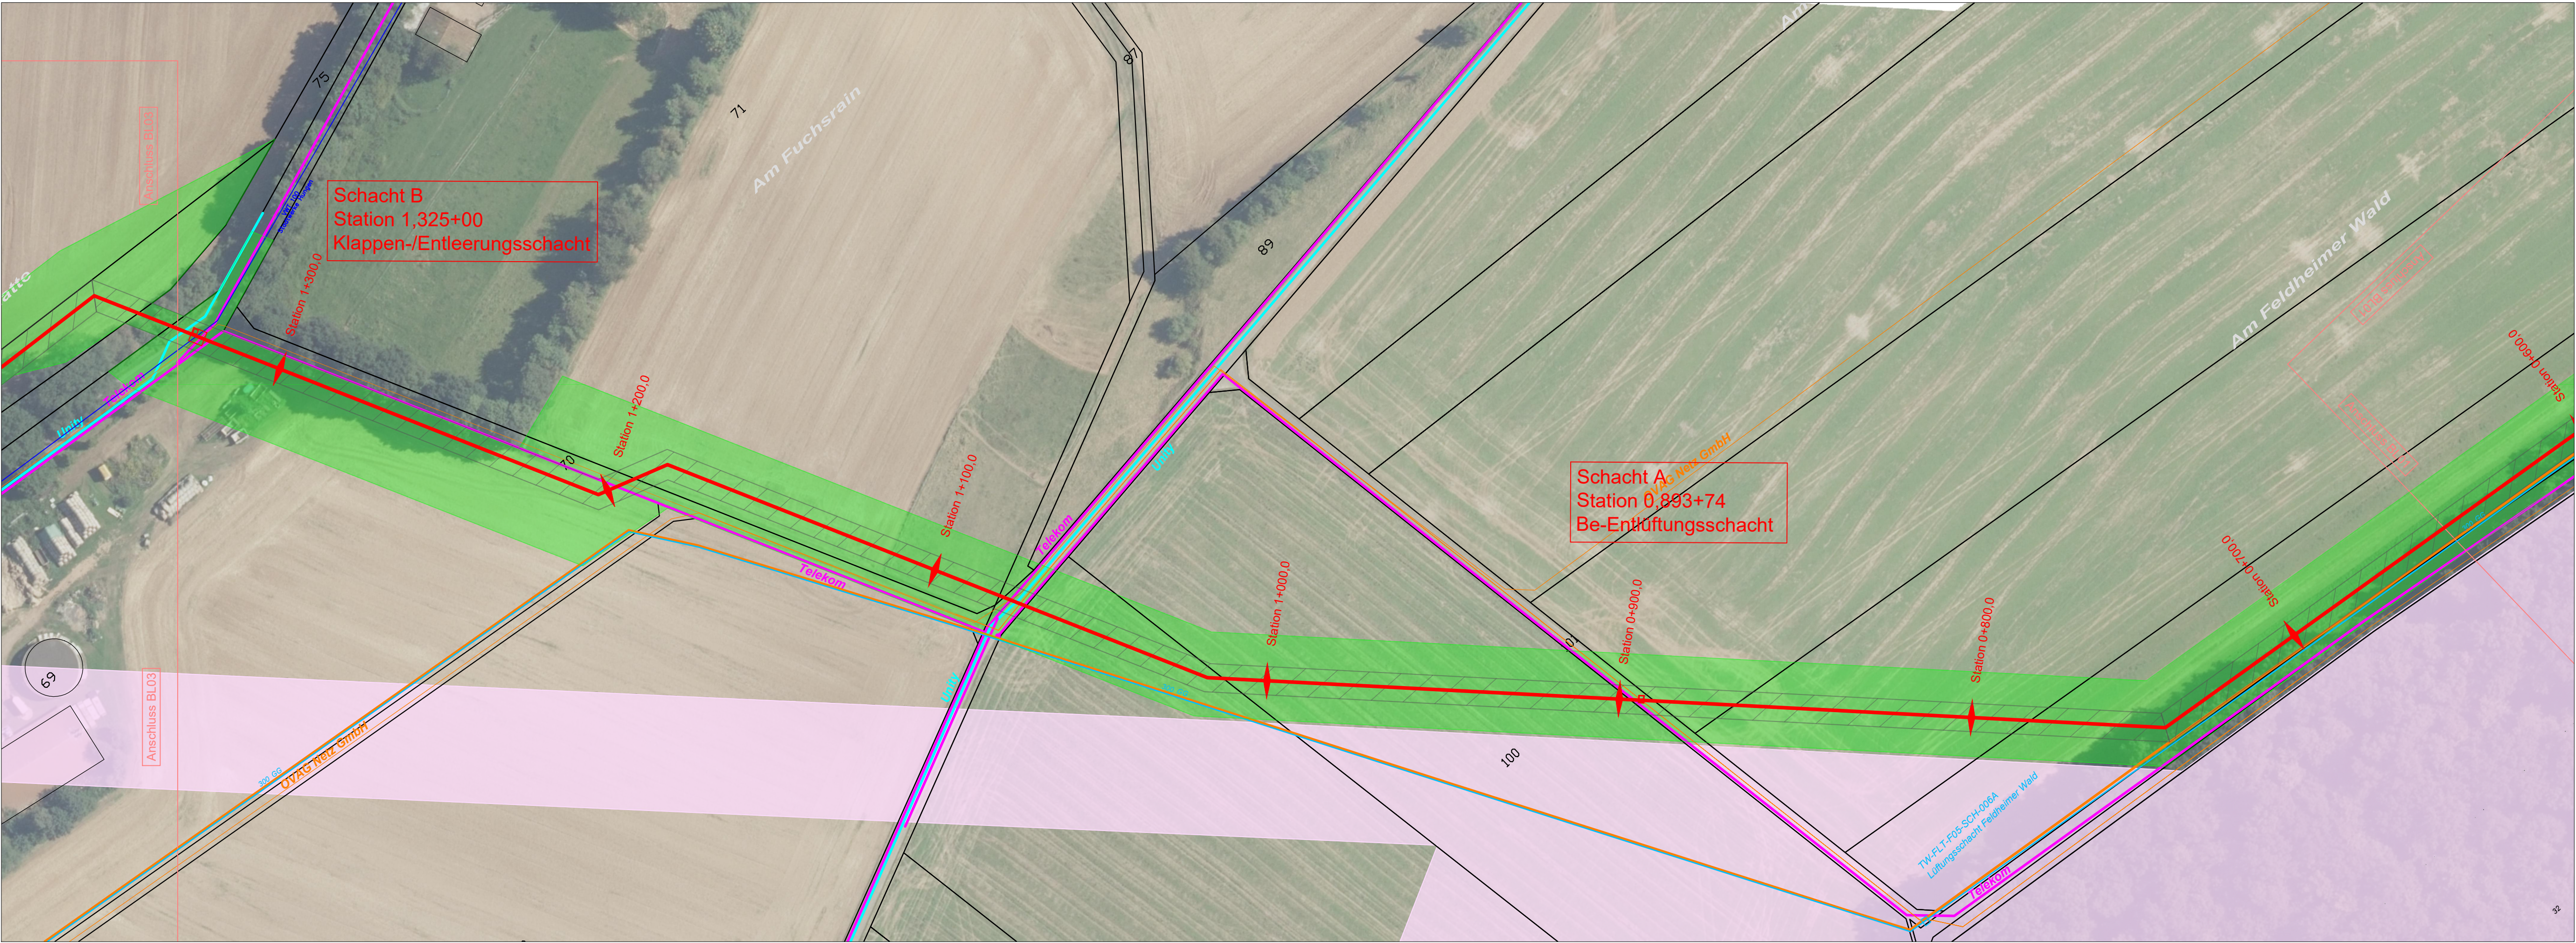

- LEGENDE
- Geplante Trasse DN500
 - Geplanter Betriebspunkt (Schacht, Hydrant)
 - Bestandsleitung DN300
 - Leitungen anderer Versorgungsunternehmen
 - Arbeitsbereich - bauzeitige Inanspruchnahme
 - Schutzstreifen - Eintragung Leitungsrecht im Grundbuch
 - Limes-Schutzzone

GENEHMIGUNGSPLANUNG

Bauherr:

Energie. Wasser. Services.
Oberhessische Versorgungsbetriebe AG
Hanauer Straße 9-13
61169 Friedberg (Hessen)

Planung:

Energie. Wasser. Services.
Oberhessische Versorgungsbetriebe AG
Abteilung WP
OVAG-Straße 21
35410 Hungen-Inheiden

Planung:

Pfannmüller Bauingenieur GmbH
Bergstraße 13
63755 Alzenau

Neubau einer Trinkwasserleitung DN500 zwischen Hungen und Lich

Lageskizze:

Planbezeichnung:

Lageplan

Stationierung: 0,602+25 - 1,389+80

Vermerke:

	Datum	Name/Stempel
Bearbeitet	01.08.22	Moll / Pfannmüller
Geprüft	01.08.22	Wenzel
Freigegeben	01.08.22	Wenzel

Änderungen:

Index	Änderung	Datum

Blatt Nummer: 2 / 10
Maßstab: 1:1000