


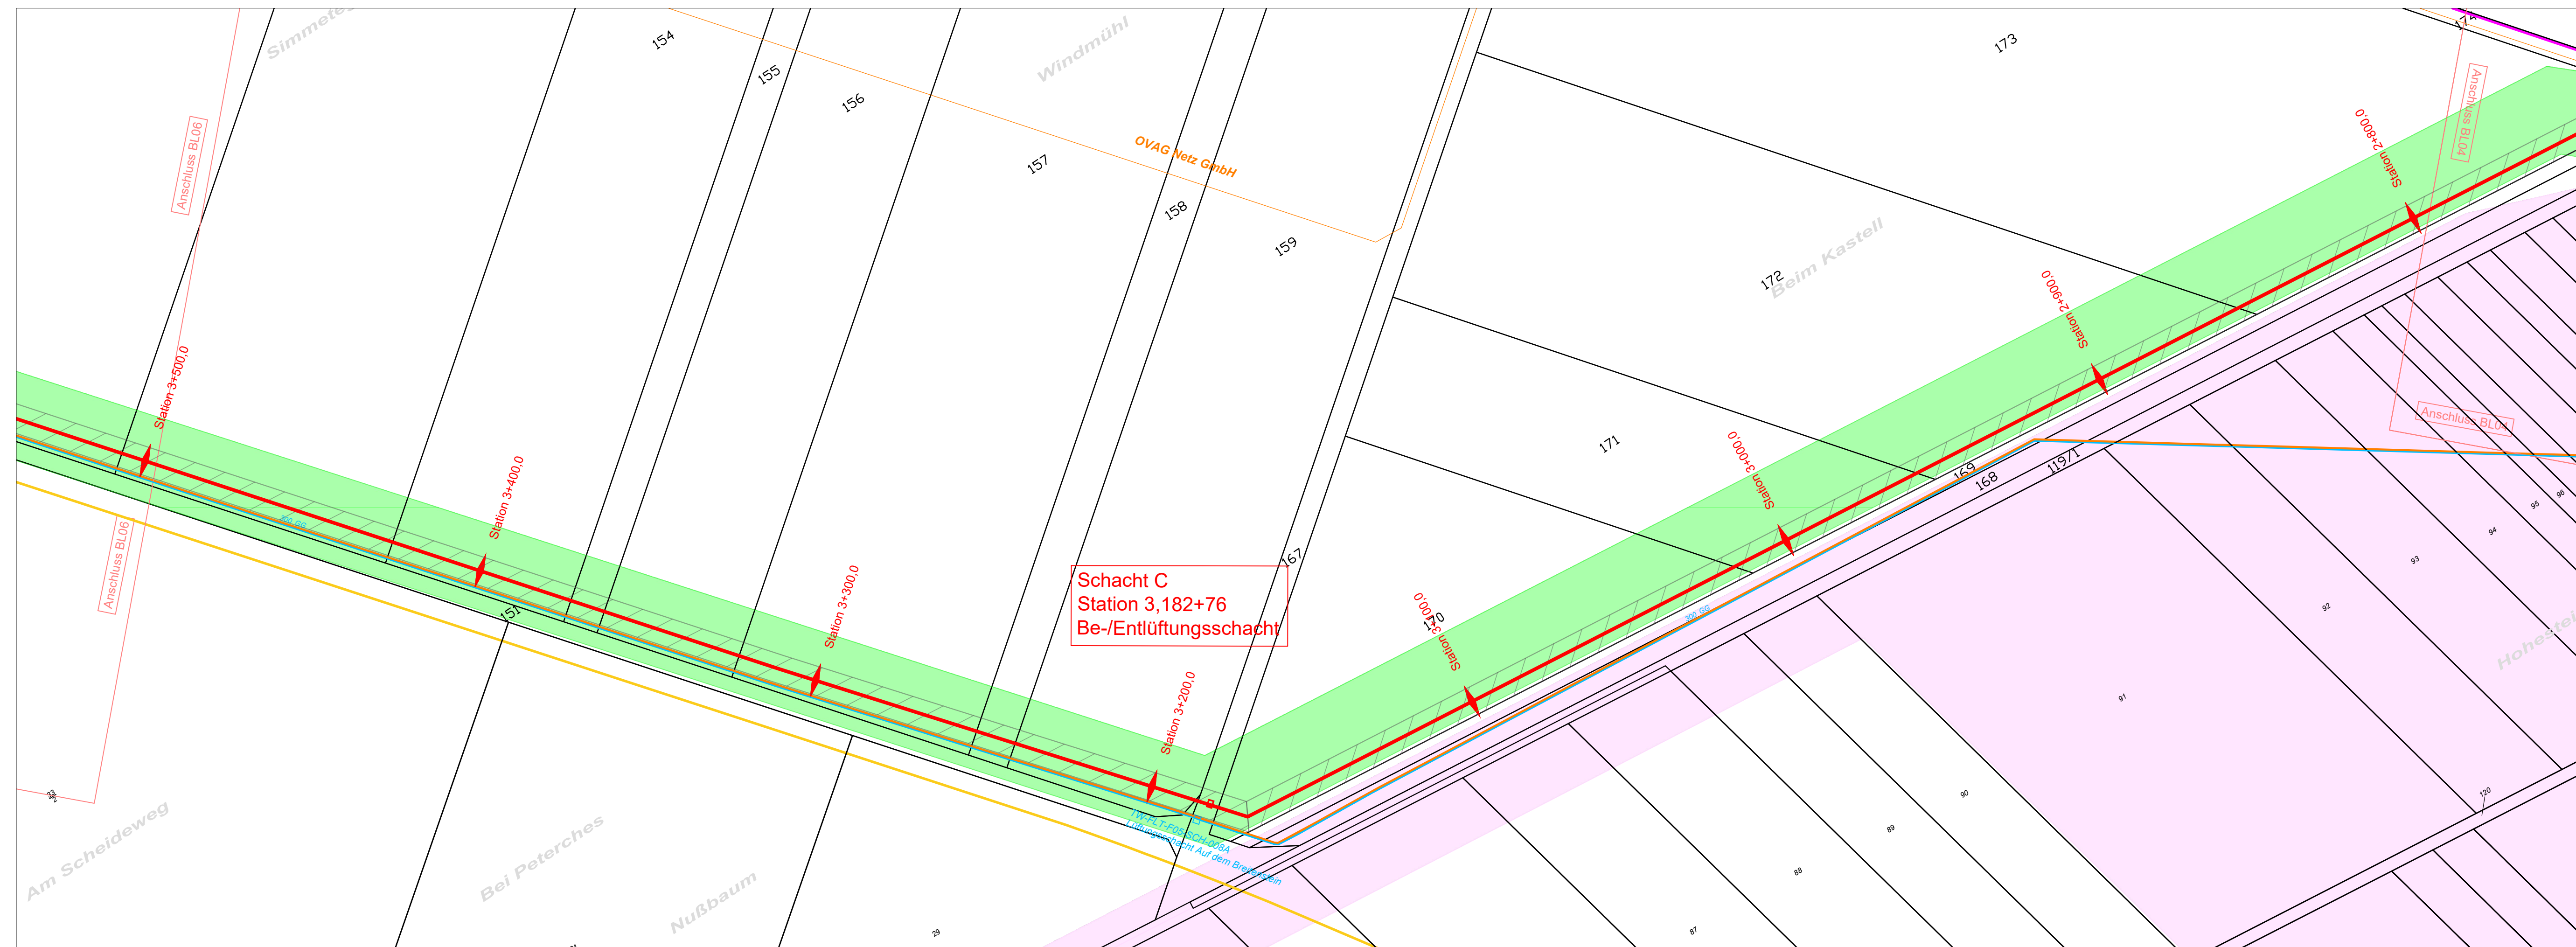

LEGENDE

- | | |
|---|---|
|  | Geplante Trasse DN500 |
|  | Geplanter Betriebspunkt
(Schacht, Hydrant) |
|  | Bestandsleitung DN300 |
|  | Leitungen anderer
Versorgungsunternehmen |
|  | Arbeitsbereich - bauzeitige
Inanspruchnahme |
|  | Schutzstreifen - Eintragung
Leitungsrecht im Grundbuch |
|  | Limes-Schutzzone |

GENEHMIGUNGSPLANUNG

Bauherr:




Energie. Wasser. Services.
Oberhessische Versorgungsbetriebe AG
Hanauer Straße 9-13
61169 Friedberg (Hessen)

Planung:



Energie. Wasser. Services.
Oberhessische Versorgungsbetriebe AG
Abteilung WP
OVAG-Straße 21
35410 Hungen-Inheiden

Planung:	
----------	--

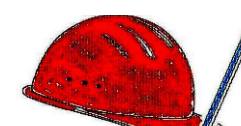

Pfannmüller Bauingenieur GmbH
Bergstraße 13
63755 Alzenau

Neubau einer Trinkwasserleitung DN500 zwischen Hungen und Lich

Lageskizze:



Planbezeichnung:

Lageplan

Stationierung: 2,743+87 - 3,538+48

Blatt Nummer: 5 / 10
Maßstab: 1:1000

Vermerke:

Änderungen:

[illegible]