


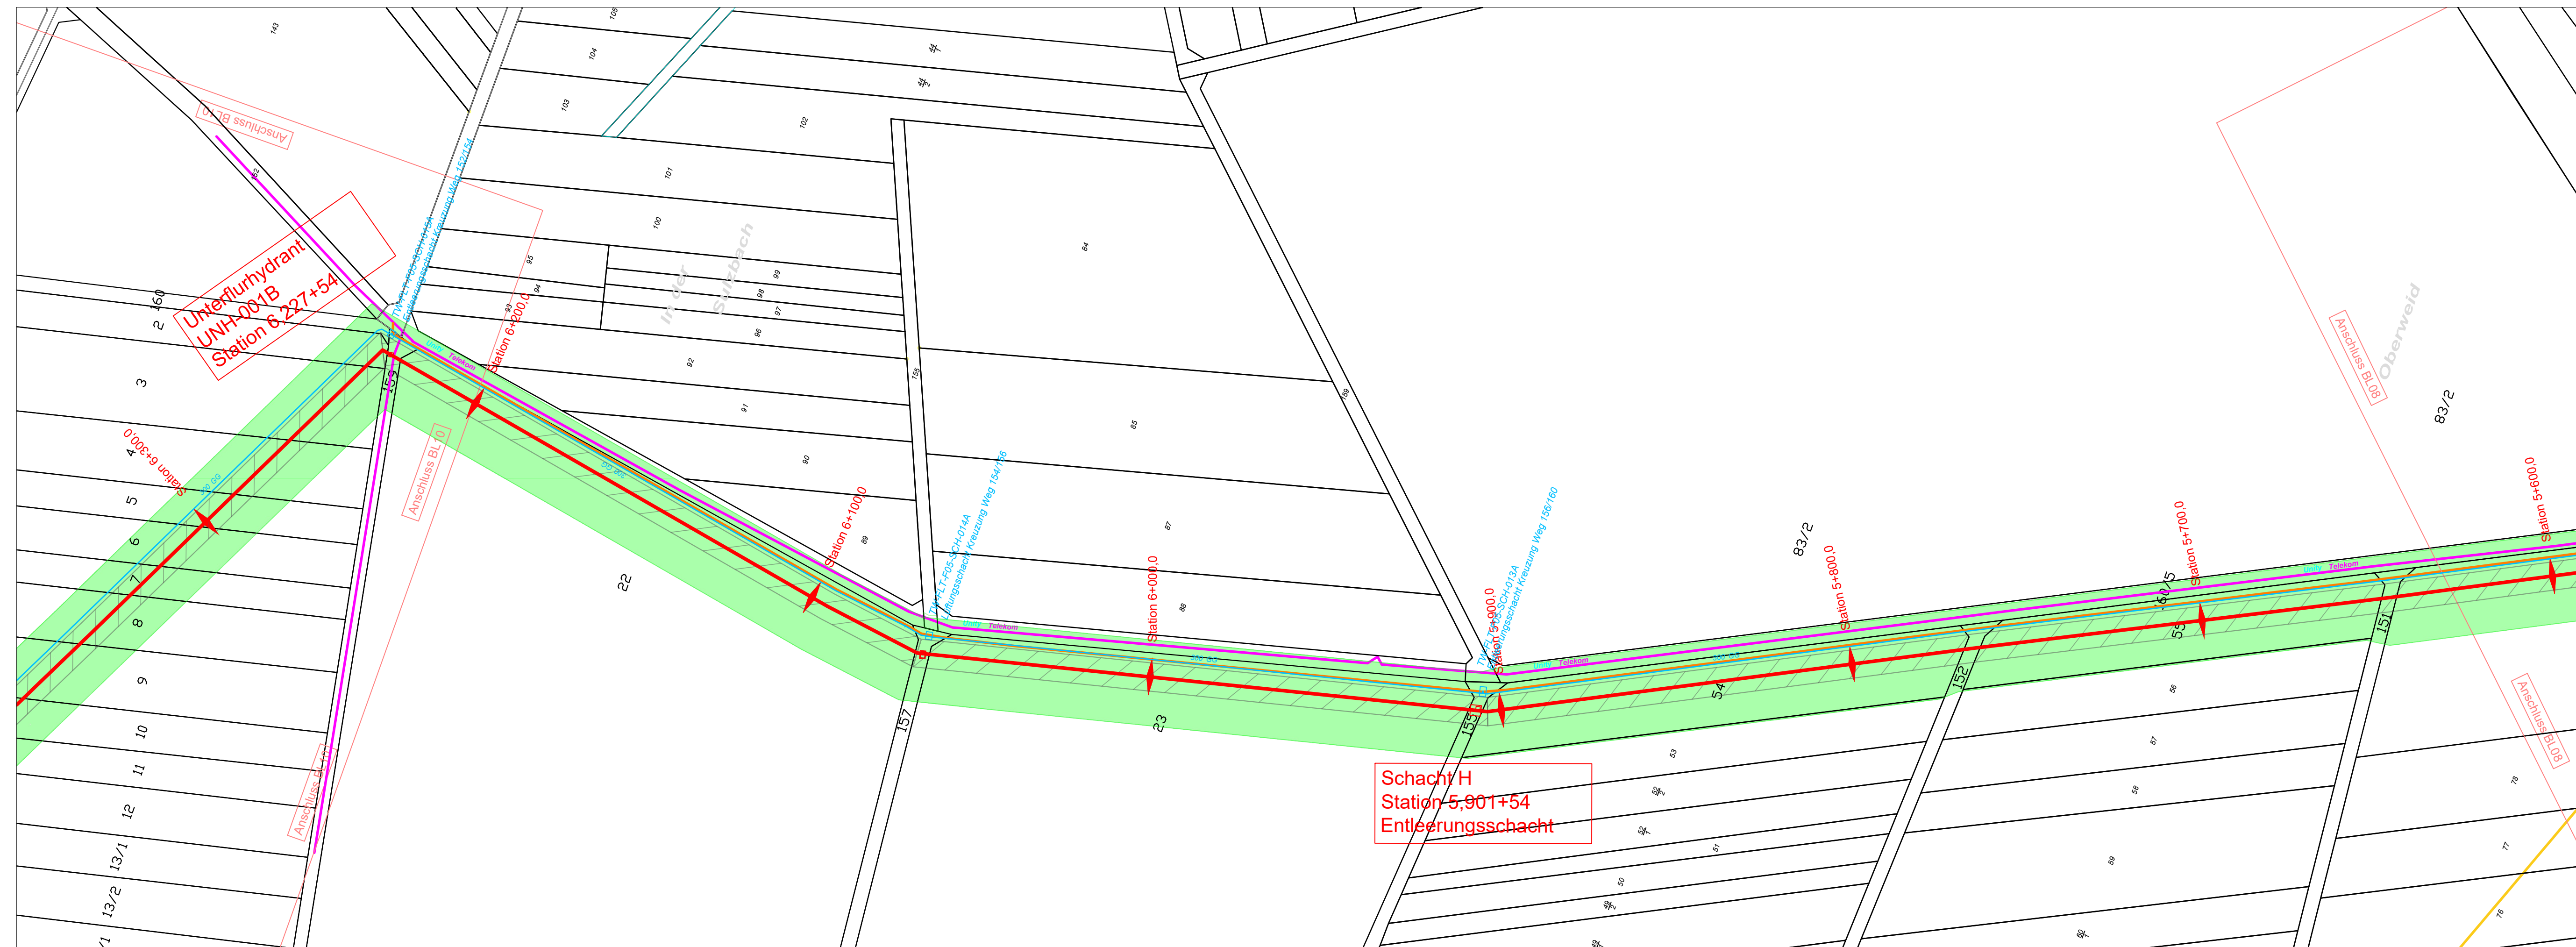

GENEHMIGUNGSPLANUNG

Bauherr:




Energie. Wasser. Services.
Oberhessische Versorgungsbetriebe AG
Hanauer Straße 9-13
61169 Friedberg (Hessen)

Planung:	
----------	--



Energie. Wasser. Services.
Oberhessische Versorgungsbetriebe AG
Abteilung WP
OVAG-Straße 21
35410 Hungen-Inheiden

Planung:

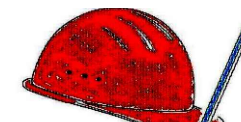

Pfannmüller Bauingenieur GmbH
Bergstraße 13
63755 Alzenau

Neubau einer Trinkwasserleitung DN500 zwischen Hungen und Lich

Lageskizze:



Planbezeichnung:

Lageplan

Stationierung: 5,589+13 - 6,374+71

Blatt Nummer: 9 / 10
Maßstab: 1:1000

Vermerke:

Änderungen:

[illegible]