
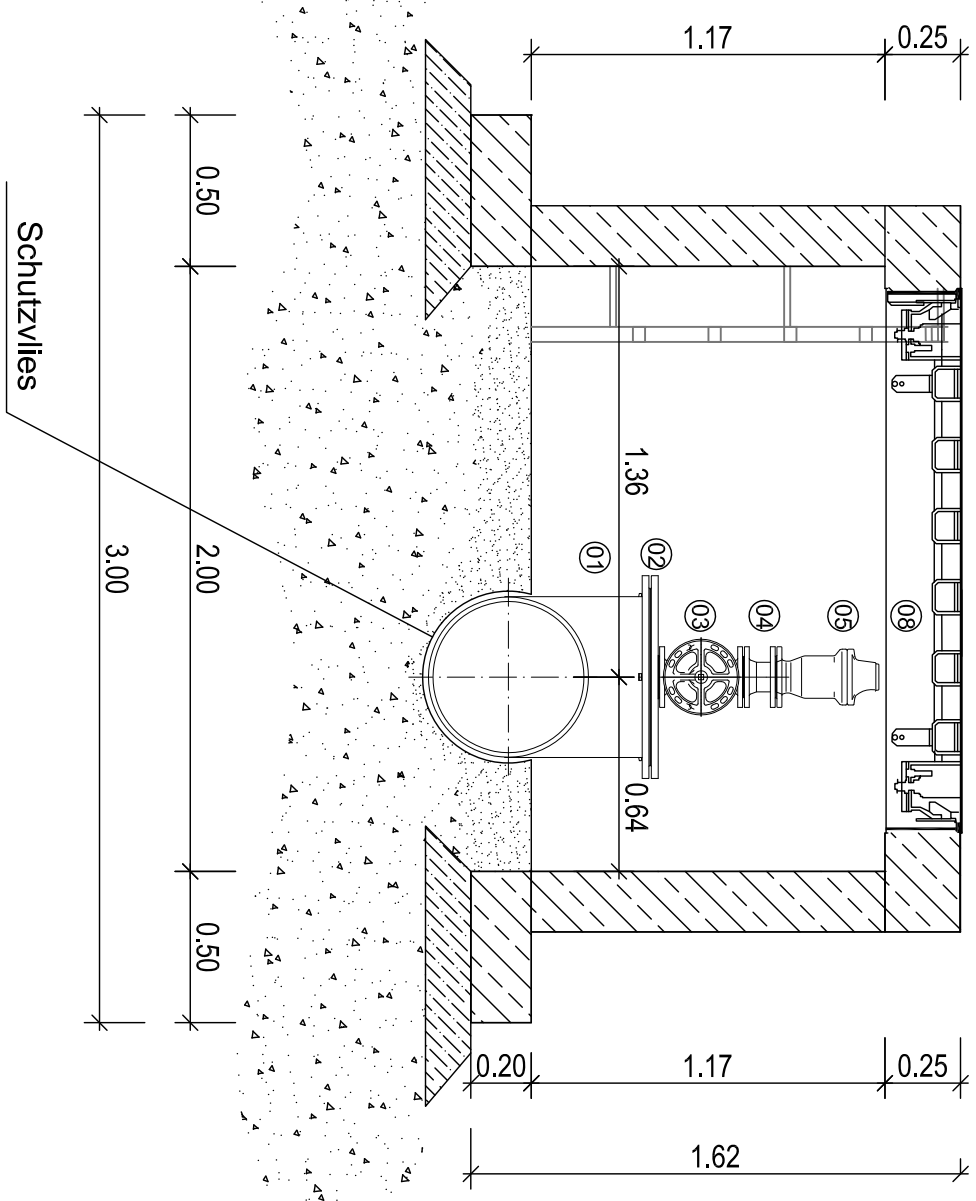
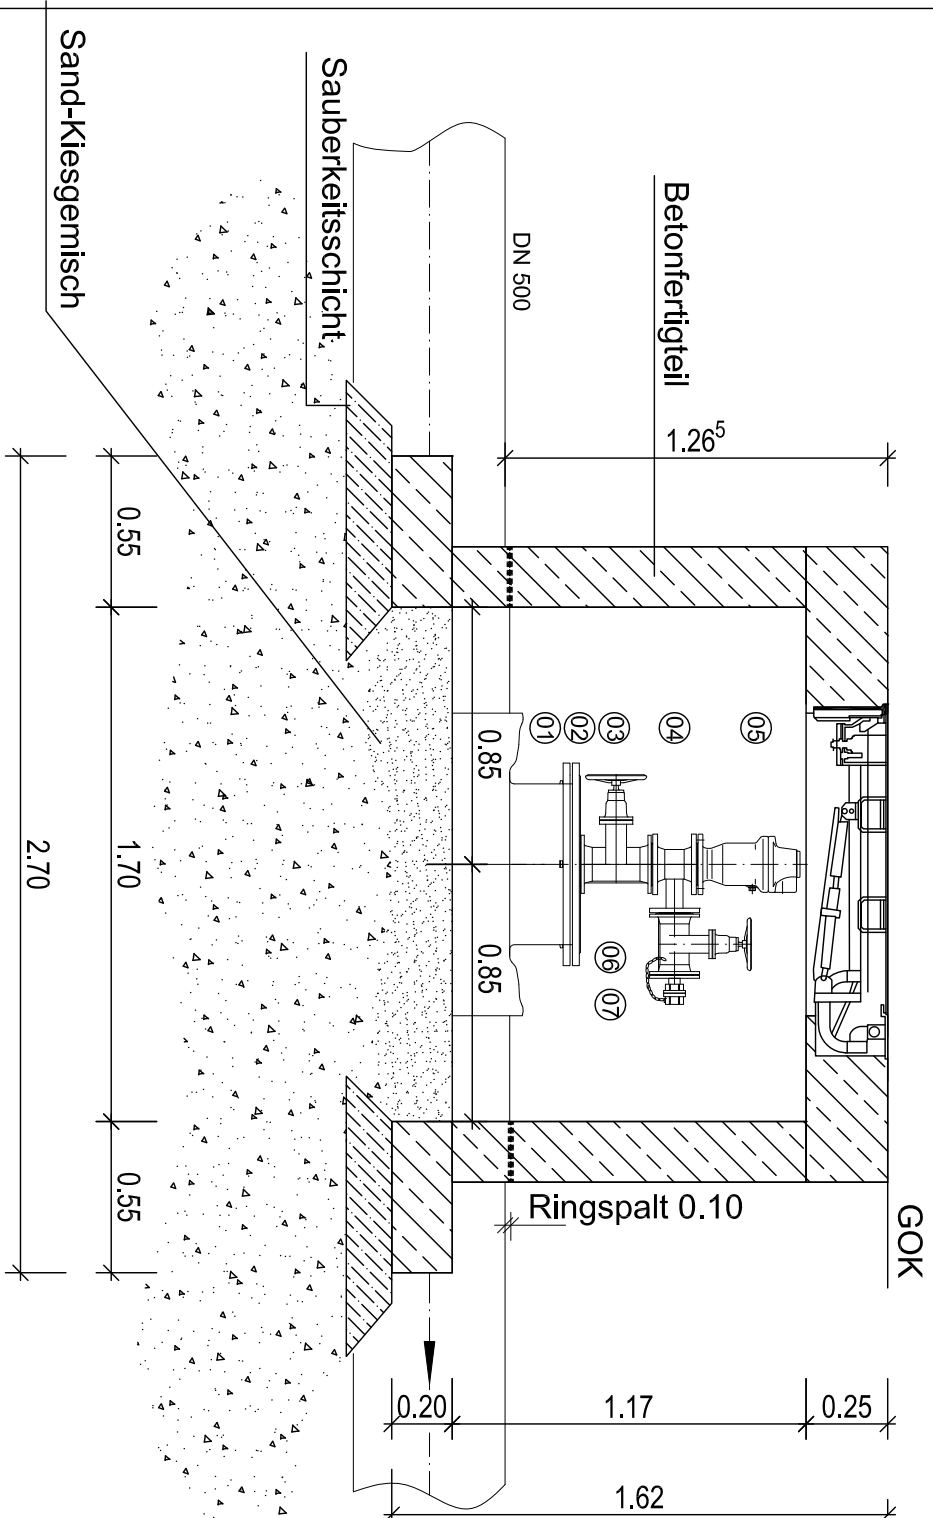



## Schnitt A-A

M 1:25

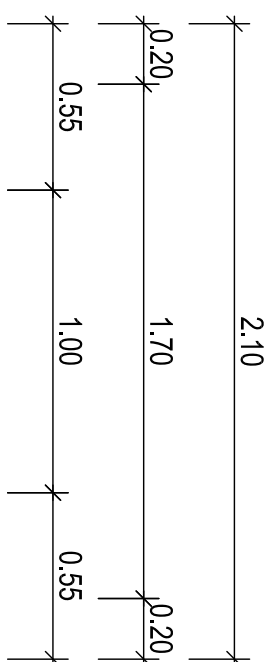


## Schnitt B-B

M 1:25

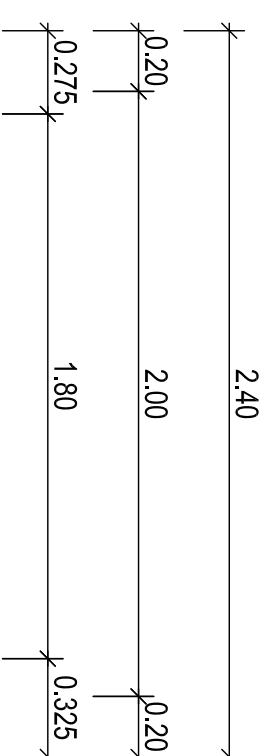

# Grundriss

---

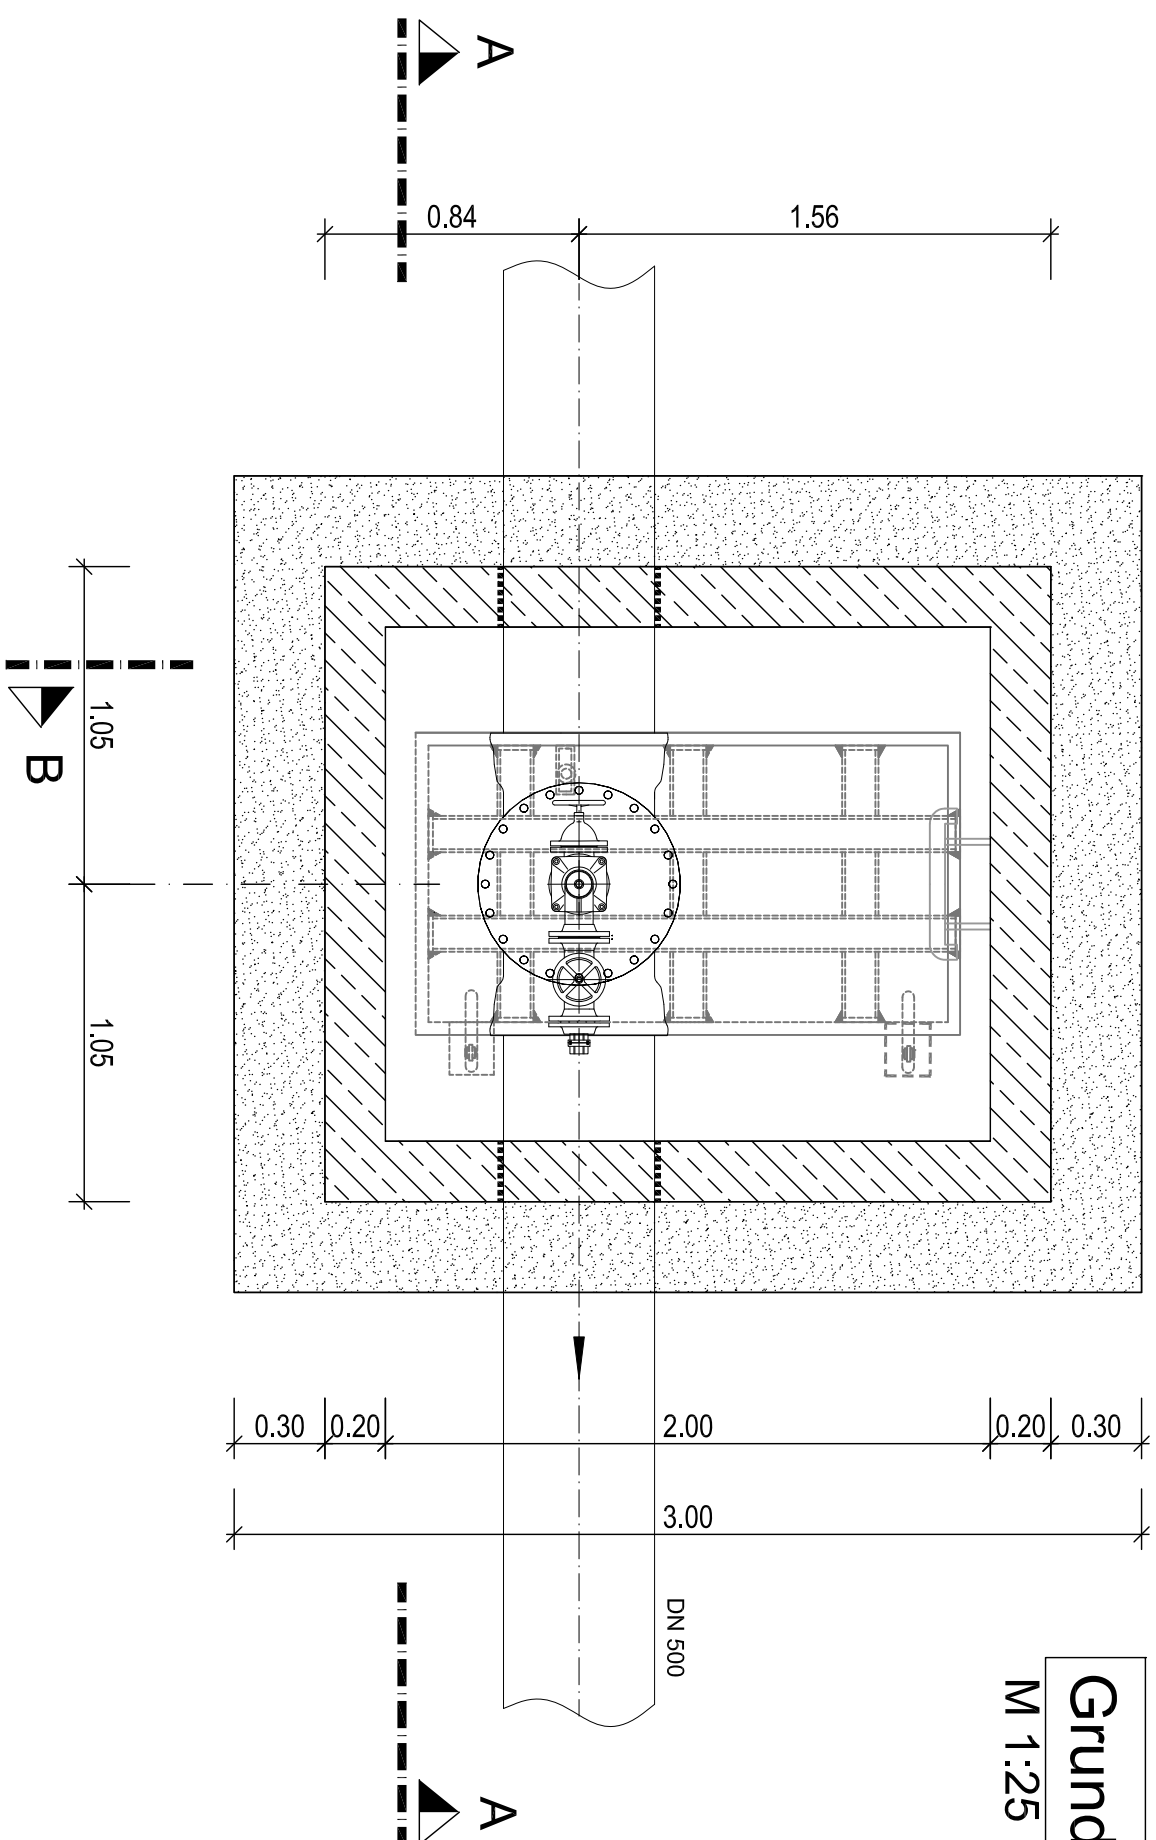M 1:25

# AUSFÜHRUNGSPLANUNG

Anlage  
02.04.01  
Standard-Luftventilschacht

## Legende

- 01 MMA 500/500
- 02 X - Stück 500/80
- 03 Schieber DN 80, PN 10
- 04 T DN 80/50, l=150mm, Lieferung durch AG
- 05 VAG Dugelst, DN 80
- 06 Schieber DN 50, PN 10
- 07 Flansch DN 50 auf Stütz C
- 08 Schachteldeckung z.B. Huber Edelstahl SD7, DA40 1800x1000 mm mit Lüftungsschlitzen

|          |  |
|----------|--|
| Bauherr: |  |
|----------|--|



Energie. Wasser. Services.

**Oberthessische Versorgungsbetriebe AG**  
Hanauer Straße 9-13  
61169 Friedberg (Hessen)

|          |  |
|----------|--|
| Planung: |  |
|----------|--|



Energie. Wasser. Services.


Obereichische Versorgungsbetriebe AG  
Abteilung WP  
OVAG-Straße 21  
35410 Hungen-Inneiden

|          |  |
|----------|--|
| Planung: |  |
|----------|--|



# Neubau einer Trinkwasserleitung DN500 zwischen Hungen und Lich

**Lageskizze:**

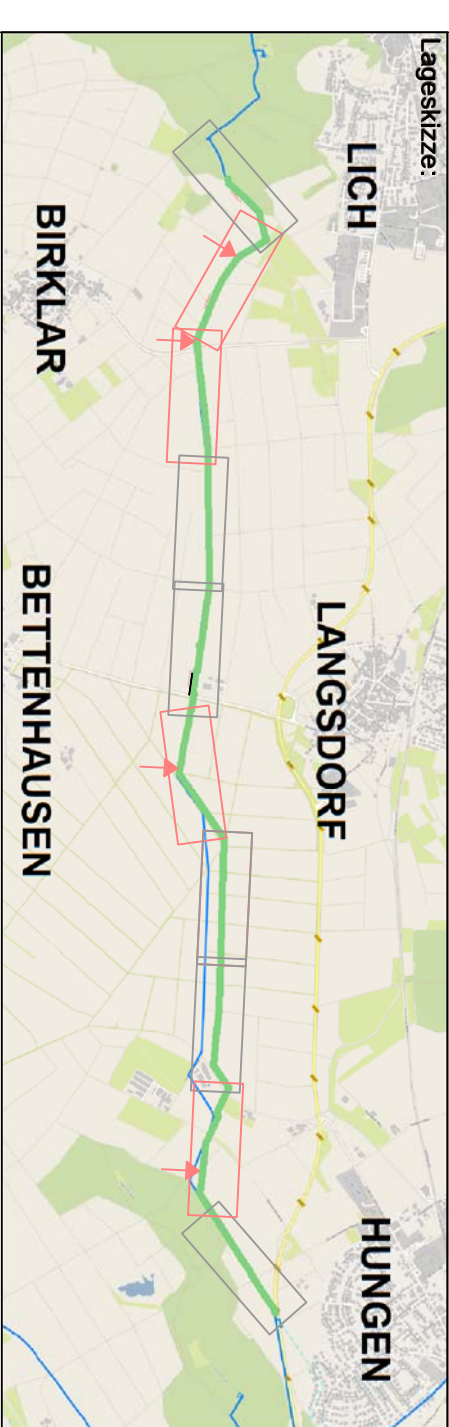

Planbezeichnung:

Luftventilschacht neu1 Stationierung 886.14  
Luftventilschacht neu2 Stationierung 3184.32  
Luftventilschacht neu4 Stationierung 5539.37  
Luftventilschacht neu5 Stationierung 6067.60  
Grundriss, Schnitt A-A + B-B

Vermerke:

Änderungen:

Blatt Nummer:  
Maßstab: 1:25

[illegible]