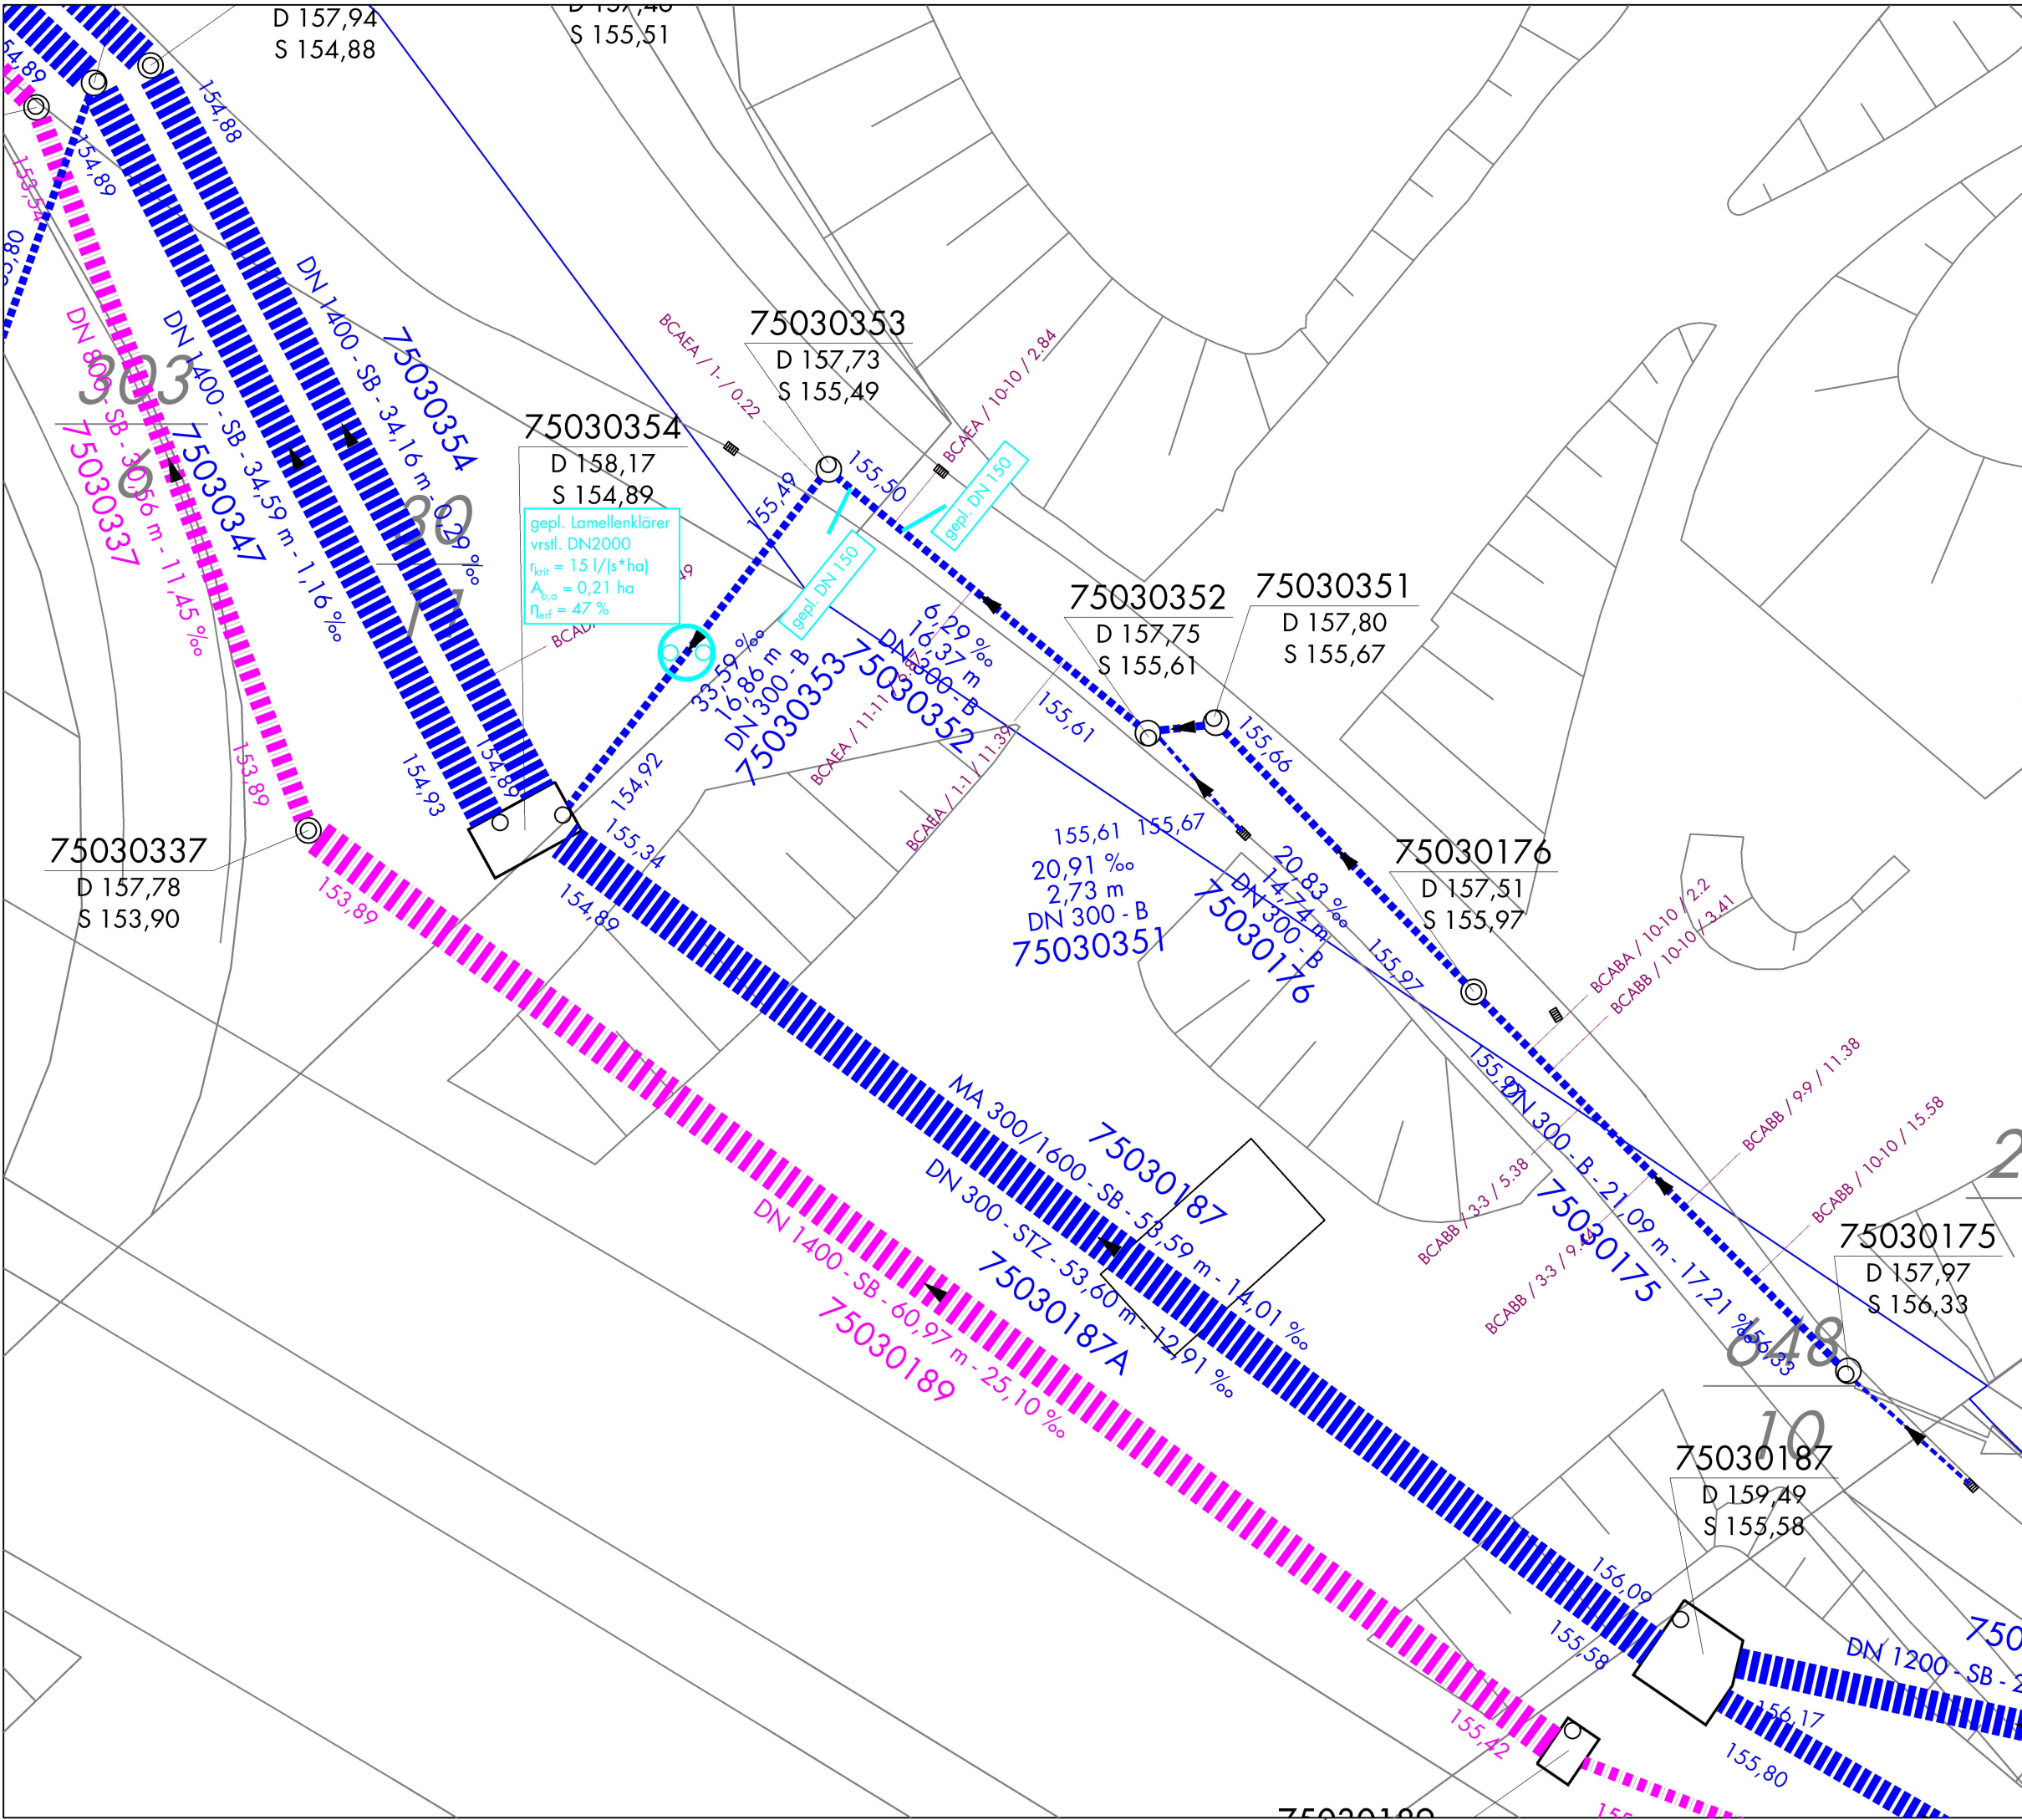


Legende

- 73000181 Haltungsnummer
- DN 300 Rohrinnweite in mm
- DNL 294 Rohrinnweite des Liners in mm
- SB Rohrmaterial
- 25,50 m Haltungslänge
- 35,00 ‰ Rohrgefälle
- 73000182 Schachtnummer
- D 162,25 Schachtdeckelhöhe
- S 160,25 Schachtsohlhöhe
- ⊙ Kanalschacht
- Regenwasserkanal MWB
- Schmutzwasserkanal MWB
- Mischwasserkanal MWB
- Regenwasserkanal Fremdleitung
- Schmutzwasserkanal Fremdleitung
- Mischwasserkanal Fremdleitung
- Regenwasserkanal außer Betrieb
- Schmutzwasserkanal außer Betrieb
- Mischwasserkanal außer Betrieb
- SW Druckleitung
- RW Druckleitung
- Gewässer
- gepl. Entwässerungsanlagen

! ACHTUNG ! Die Maße sind vor Ort zu überprüfen !

Index	Geändert	Datum	Gezeichnet	Geprüft

MWB Mittelhessische Wasserbetriebe Eigenbetrieb der Stadt Gießen		Anlage : Plan Nr. : U17.2.6a	
Entwurfsplanung		Datum	Name
Lageplan Entwässerung DB-Brücke und Lahnstraße	bearbeitet	08.03.2021	Projektleiter
	gezeichnet	08.03.2021	Zeichner
	geändert	06.06.2025	Antoni
Maßstab 1 : 250			
Aufgestellt: Gießen, den 20 MWB i.A. Sachgebietsleitung		Aufgestellt: Gießen, den 20 MWB i.A. Bereichsleitung	